


Схема расположения элементов на отм.+14.400 м

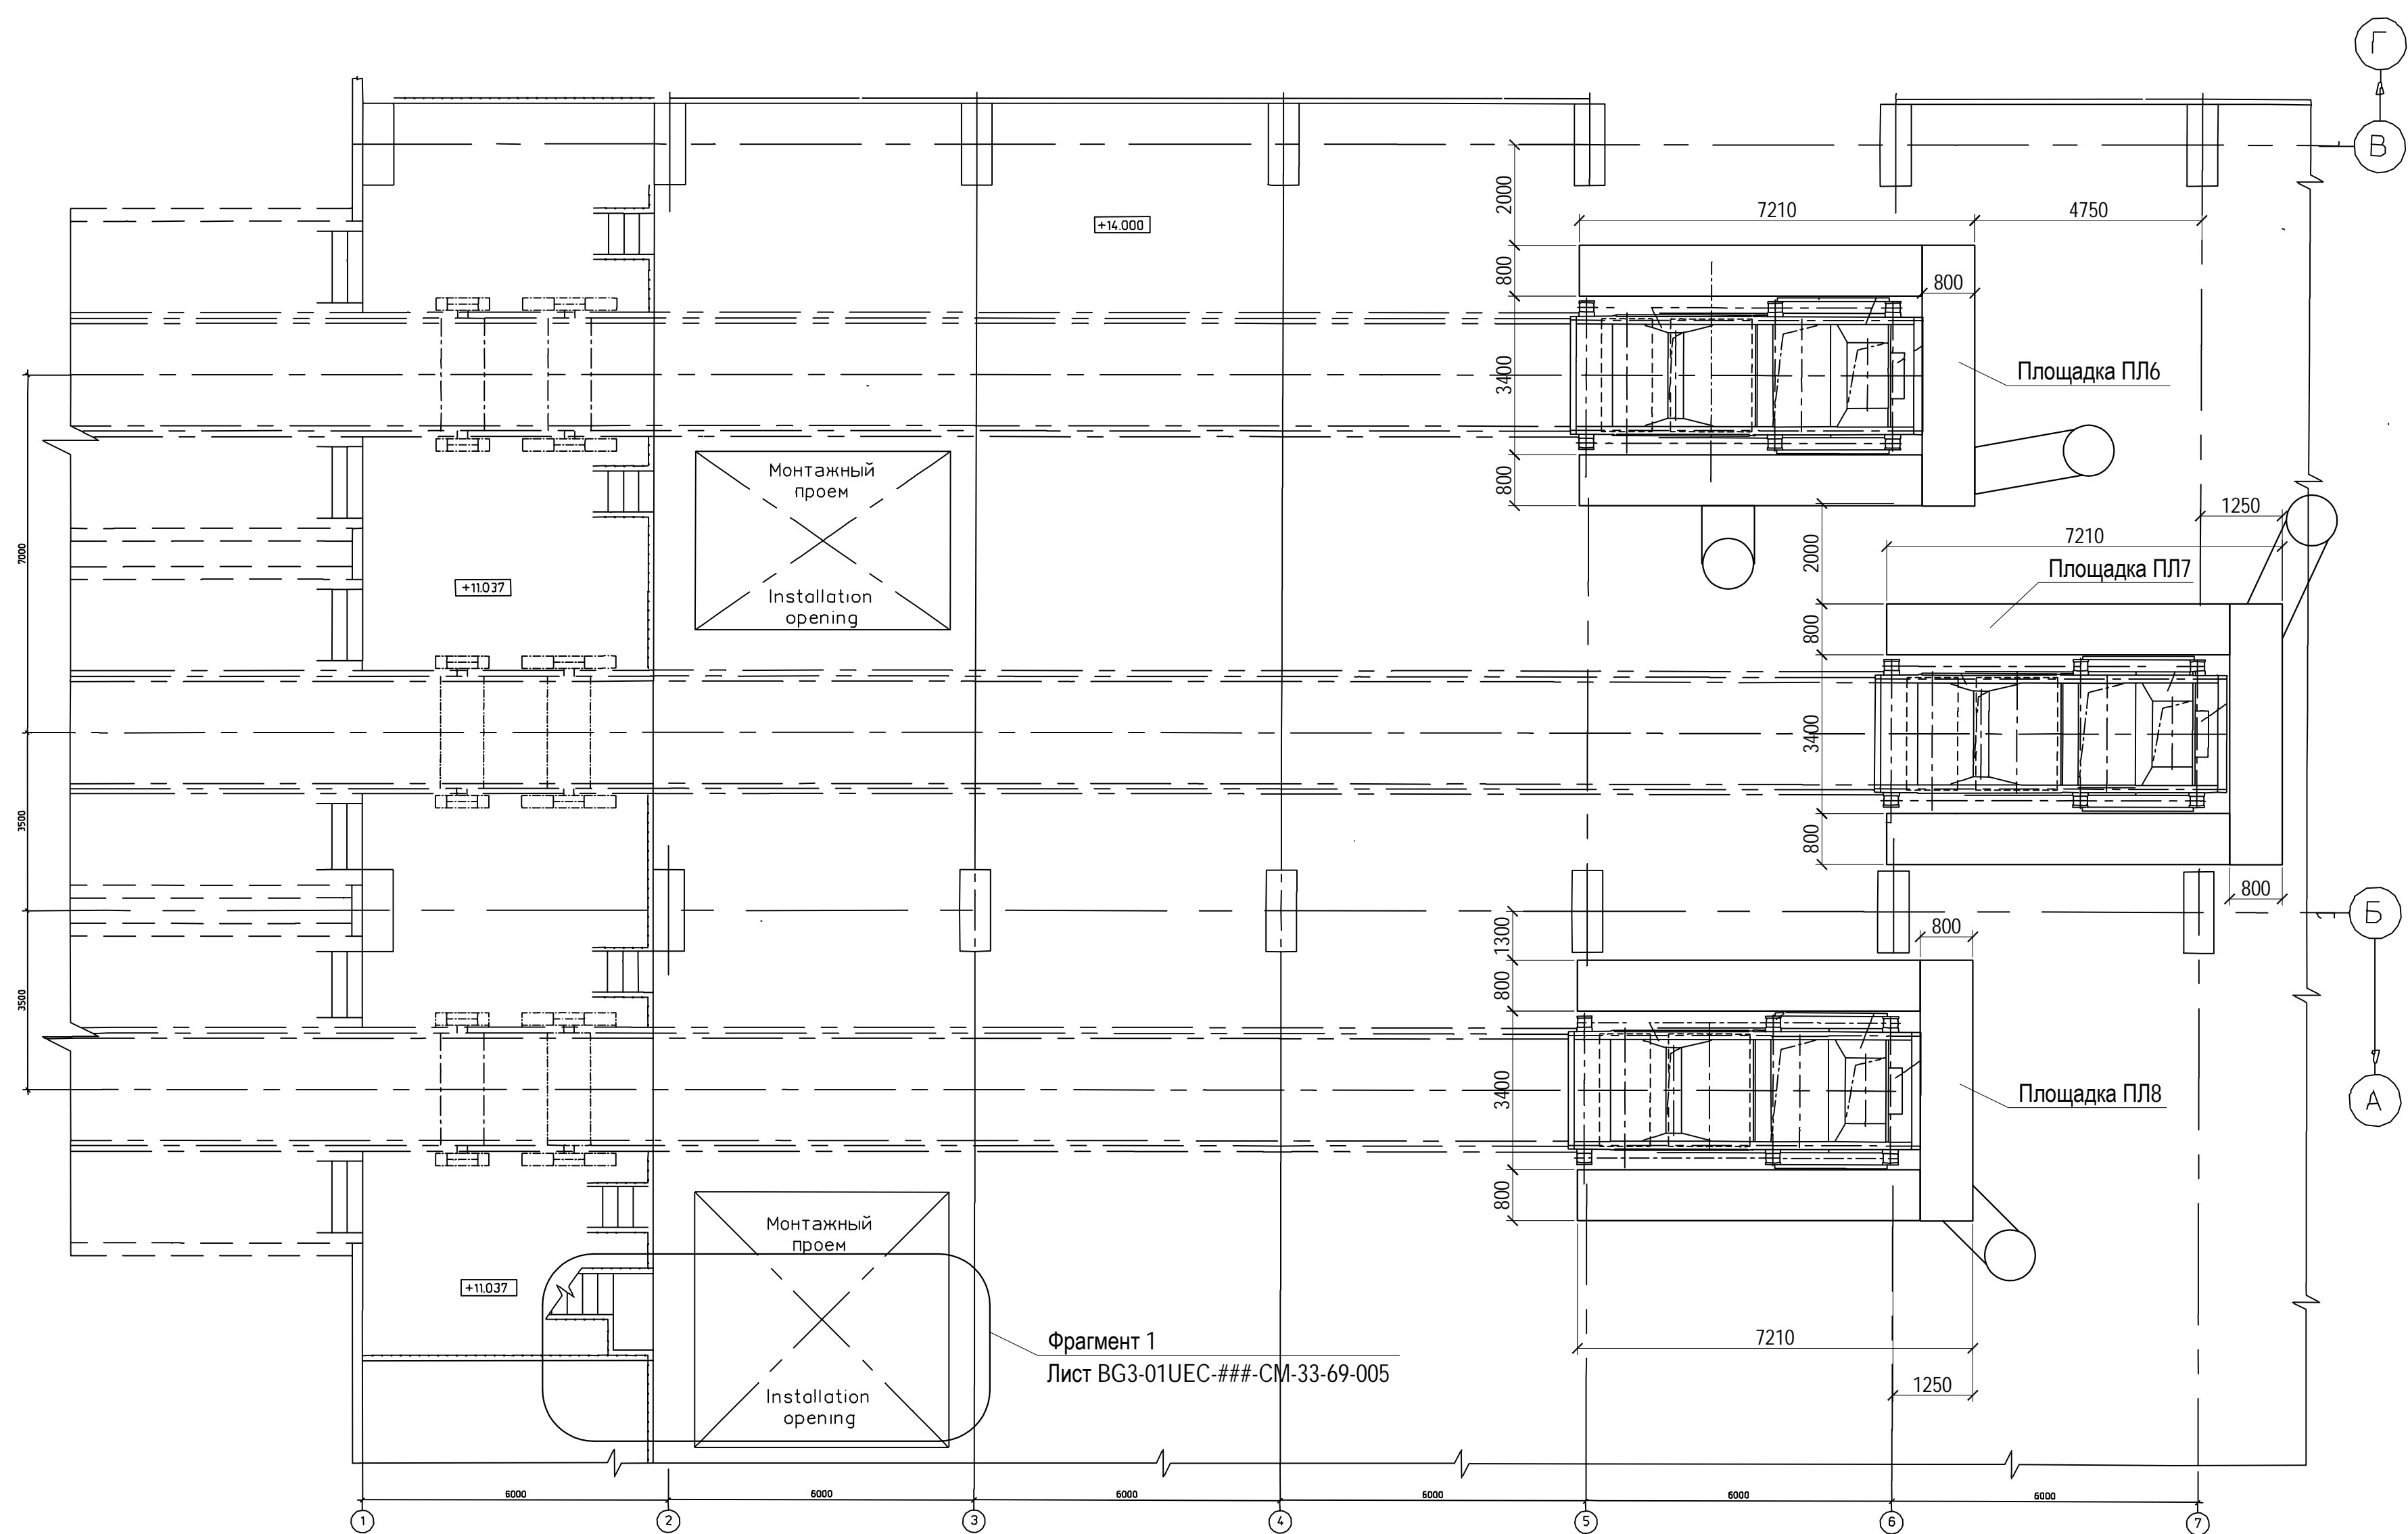

Ведомость элементов

Марка	Наименование	Кол-во	Примечания
ПЛ6	BG3-01UEF-###-CM-33-69-009	1	
ПЛ7	BG3-01UEF-###-CM-33-69-010	1	
ПЛ8	BG3-01UEF-###-CM-33-69-010	1	

Изм.	Коп.	Лист	№ док.	Подп.	Дата
Разработал	Туркова	29.01.18			
Проверил	Павлюкова	29.01.18			
Нач. сектора	Цой	29.01.18			
Гл. констр.	Шведков	29.01.18			
Н. контр.	Шипкова	29.01.18			

BG3-01UEF-###-CM-33-69-004					
Строительство 3-го энергоблока на базе ПСУ-800 филиала «Березовская ГРЭС»ОАО «Э.ОН Россия»					
Изм.	Коп.	Лист	№ док.	Подп.	Дата
Разработал	Туркова	29.01.18			
Проверил	Павлюкова	29.01.18			
Нач. сектора	Цой	29.01.18			
Гл. констр.	Шведков	29.01.18			
Н. контр.	Шипкова	29.01.18			
Узел пересыпки №1. Площадки обслуживания оборудования				Стадия	Лист
Схема расположения элементов на отм.+14.400 м				Р	4
				Формат А1	