
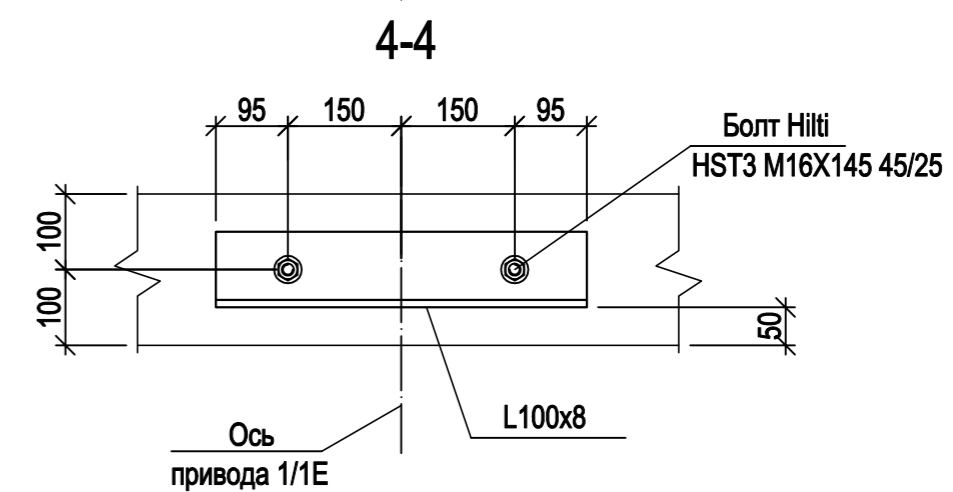
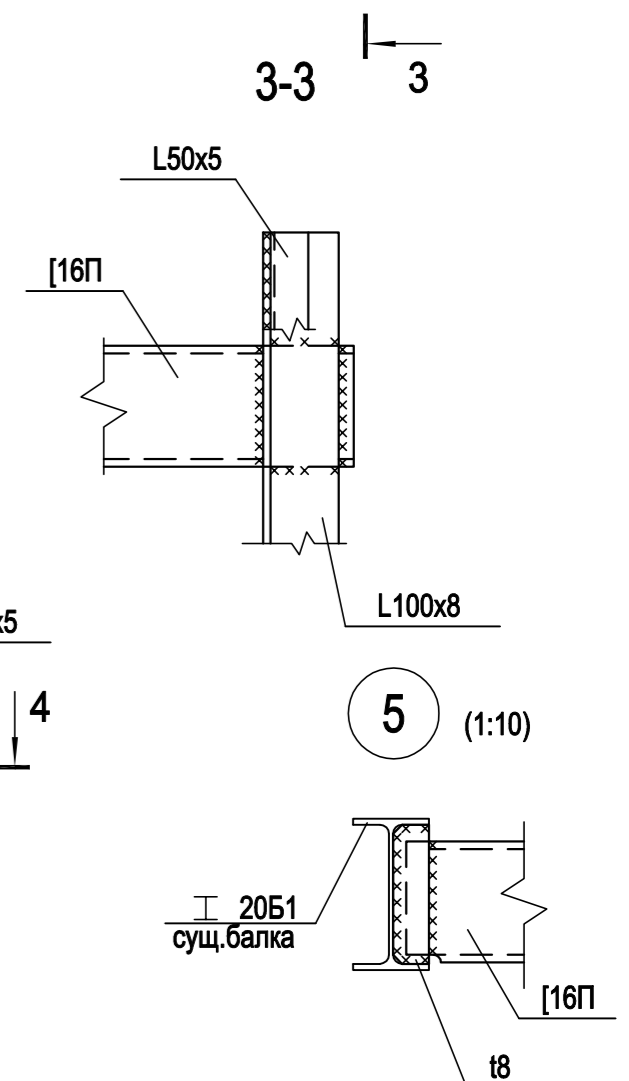
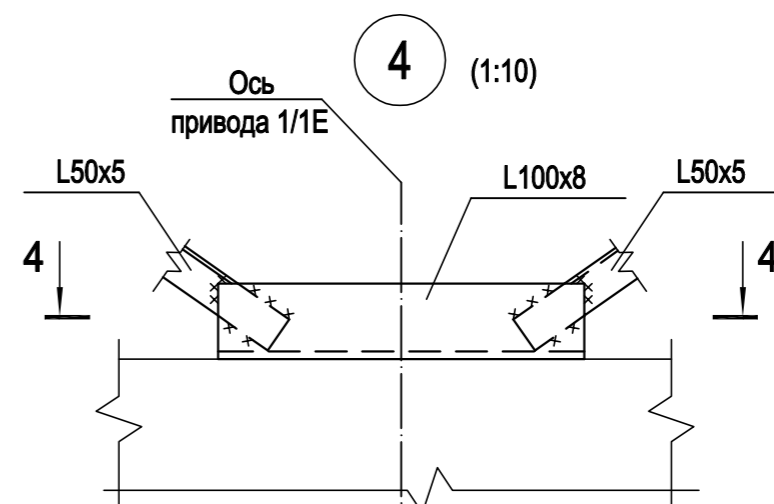
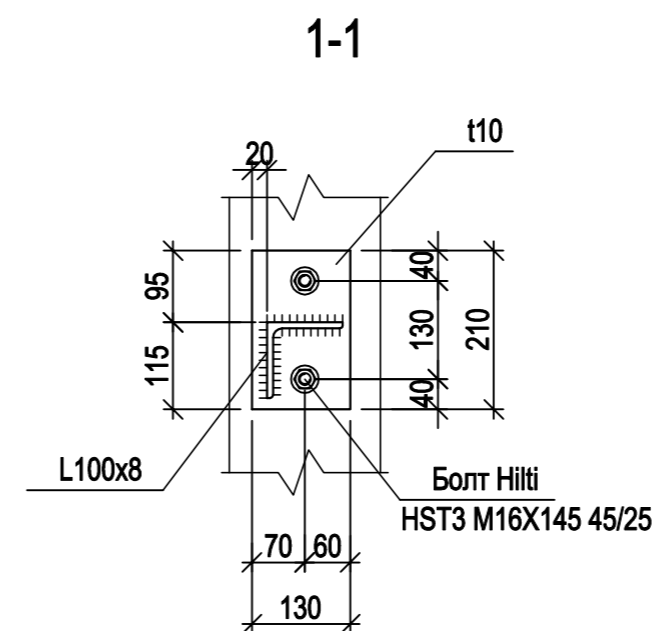
 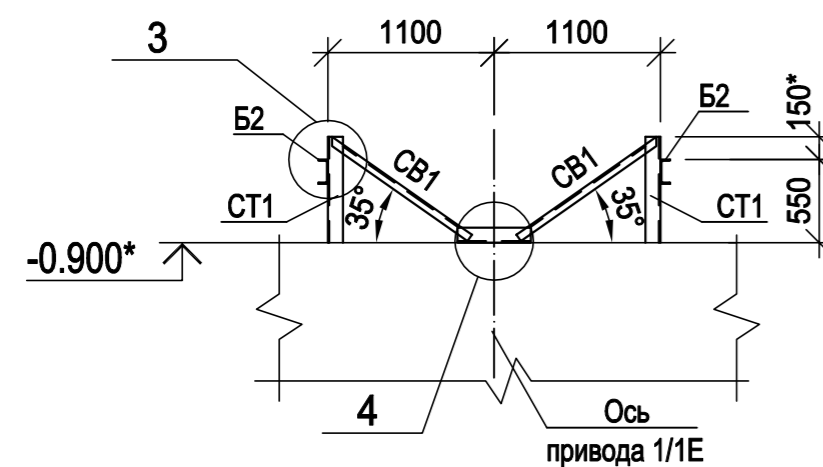

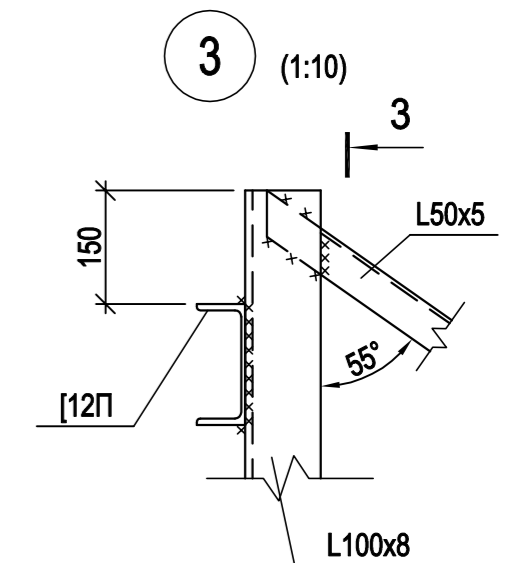
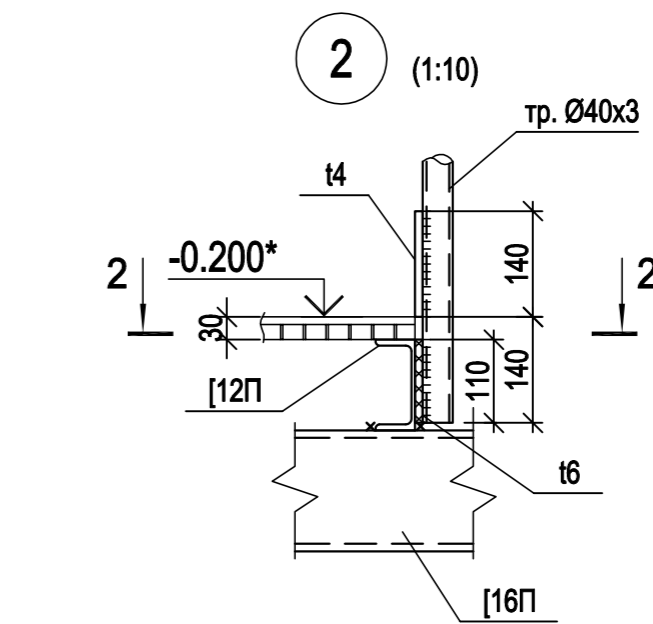
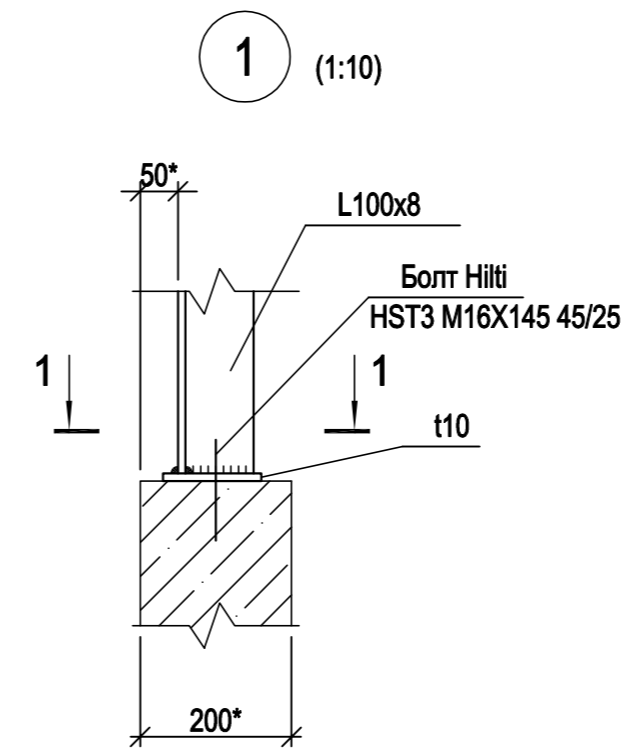
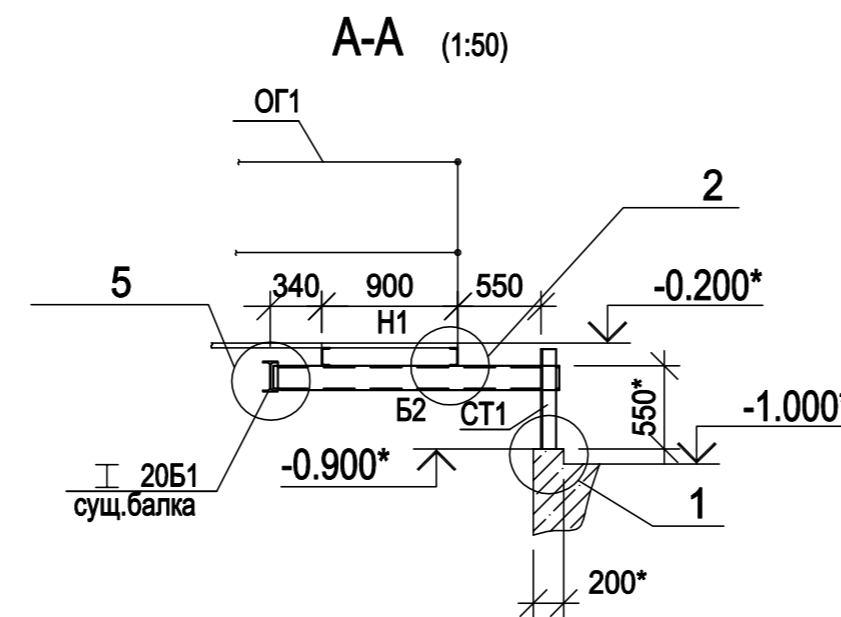
 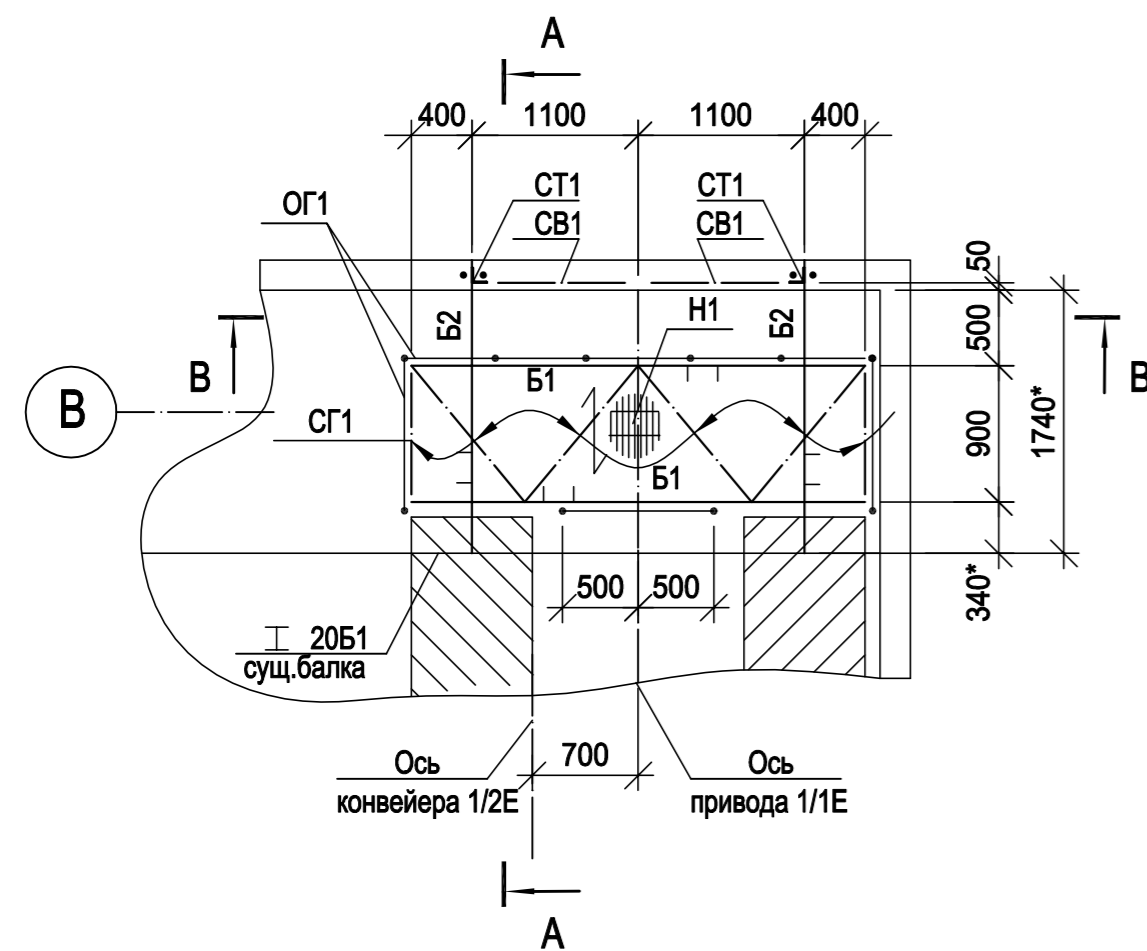



Схема расположения элементов (1:50)



Марка	Сечение			Опорные усилия			Марка металла	Примечания
	Эскиз	Поз.	Состав	M, тс.м	N, тс	Q, тс		
СТ1			L100x8				C245	
Б1			□ 12П					
Б2			□ 16П					
СВ1			L50x5					
СГ1			L50x5					
ОГ1		1	труба Ø40x3.0				15	
		2	труба Ø20x2.0					
		3	-4x140				C235	
H1	Каталог продукции фирмы Солид		SP34x33/30x3 Zn, ТипА					2.7 м ²
	Каталог продукции фирмы "Нити"		HST3 M16x145 45/25					6 шт.

3 Размеры с знаком "*" - уточнять по месту.

						BG3-01UEC-###-CM-32-69-028				
1	-	Нов.	23-18	<i>Павликова</i>	20.02.2018	Строительство 3-го энергоблока на базе ПСУ-800 филиала «Березовская ГРЭС» ОАО «Э.ОН Россия»				
Изм.	Кол. уч.	Лист	№ док.	Подп.	Дата	Узел приема топлива . Площадки обслуживания оборудования	Стадия	Лист	Листов	
Разработал	Туркова	<i>Туркова</i>		26.01.2018	Р		28			
Проверил	Павликова	<i>Павликова</i>		26.01.2018	Обходная площадка конвейера 1/1Е. Схема расположения элементов		ЗАРУБЕЖ ЭНЕРГОПРОЕКТ ООО ОСНОВАН В 1992 ГОДУ			
Нач. сект.	Цой	<i>Цой</i>		26.01.2018						
Гл. констр.	Шведков	<i>Шведков</i>		26.01.2018						
Н. контр.	Шипкова	<i>Шипкова</i>		26.01.2018						